



PARTICOLARE N°1 - PIPING TRINCEA TUBAZIONI E SALA POMPE E COMPRESSORI- OUT OF SCALE

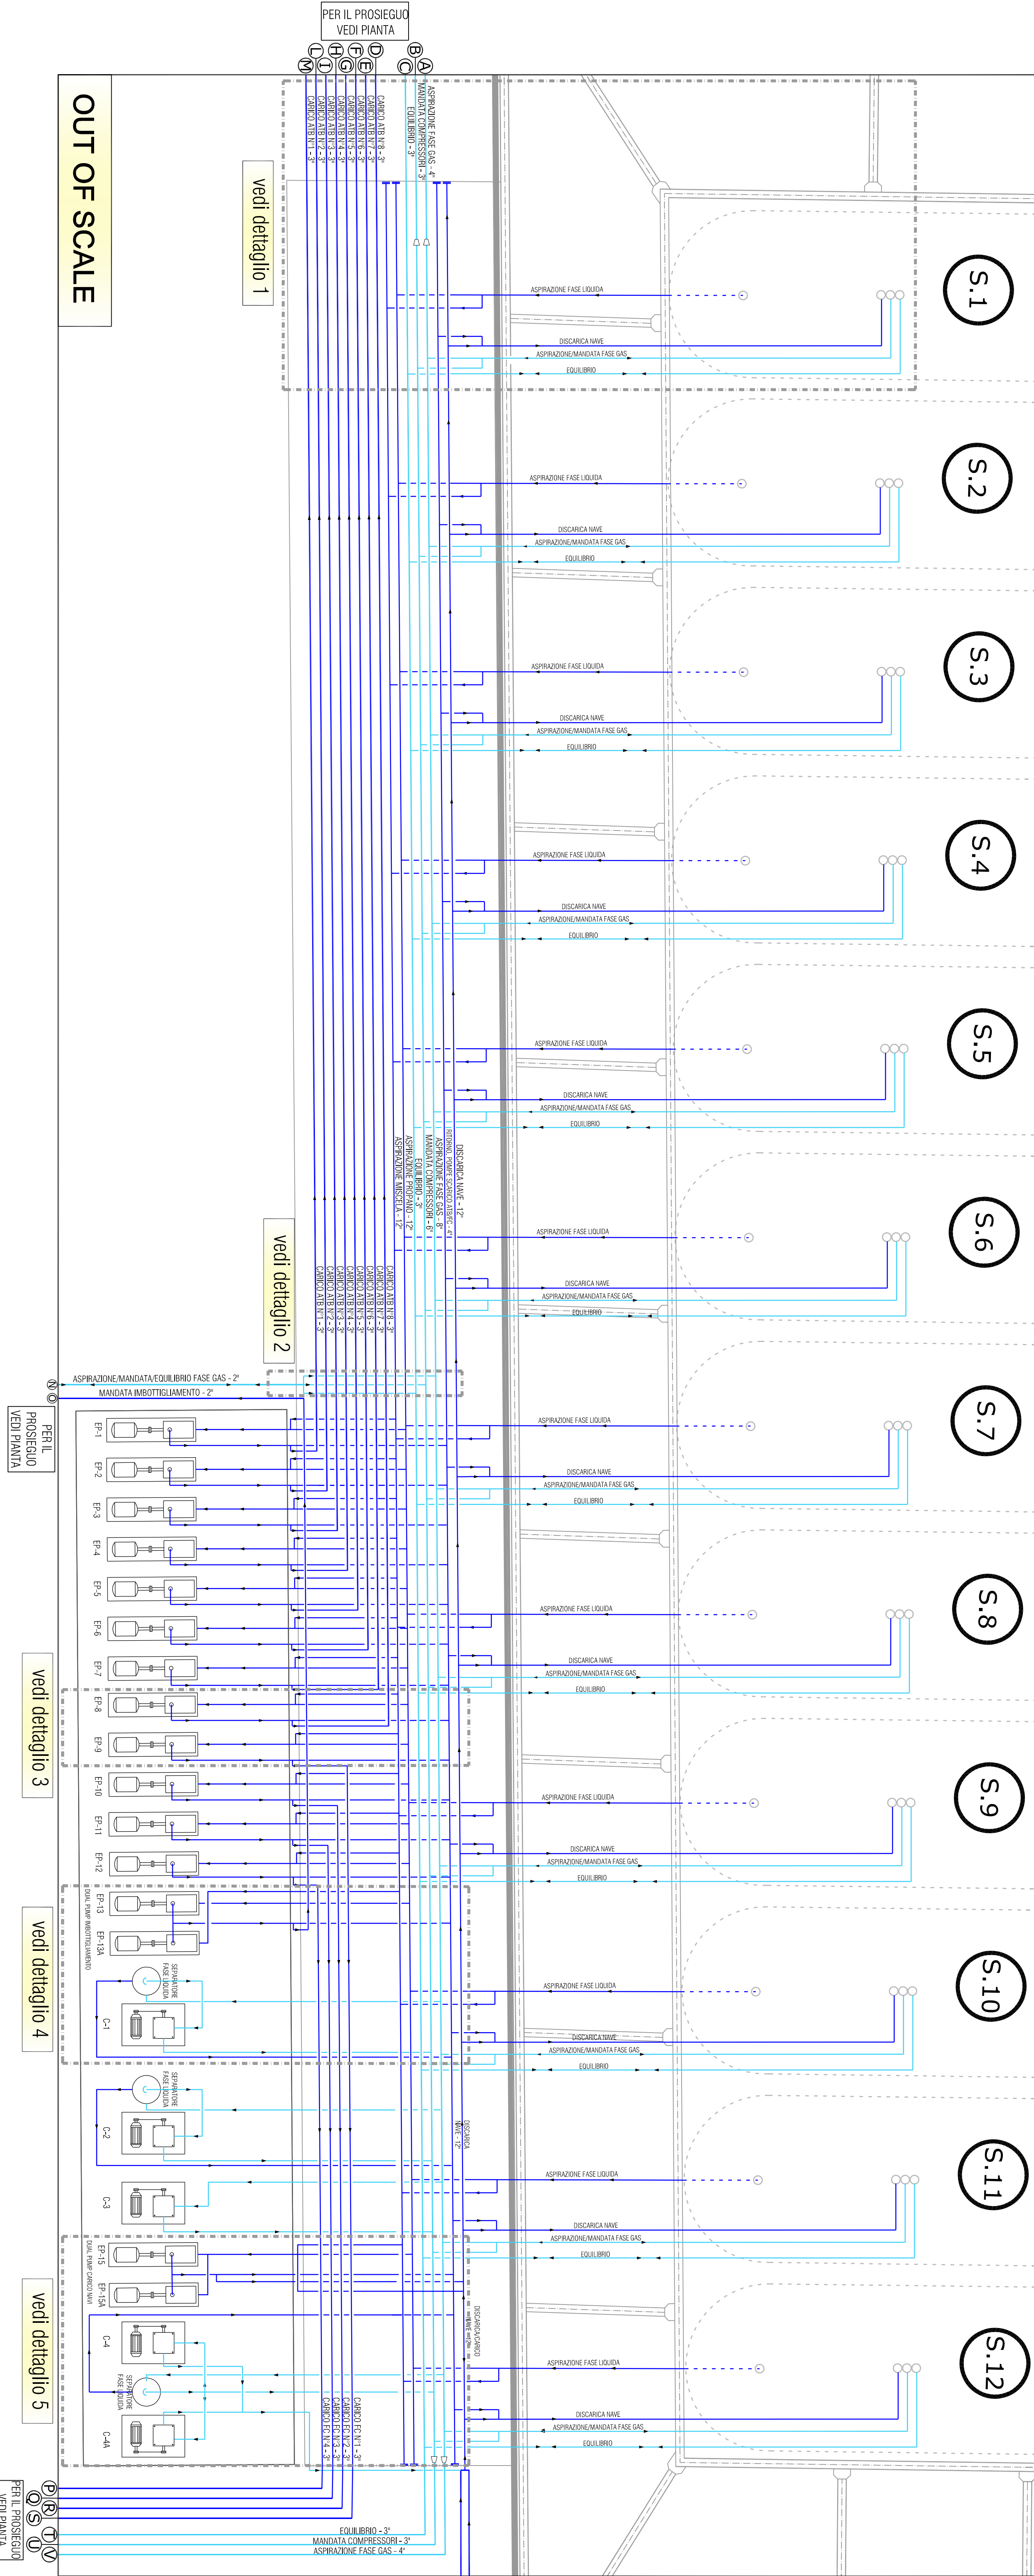


OUT OF SCALE


DETTAGLI 1 ÷ 5 - TIPICI PIPING COLLEGAMENTO APPARECCHIATURE/COLLETTORI- OUT OF SCALE

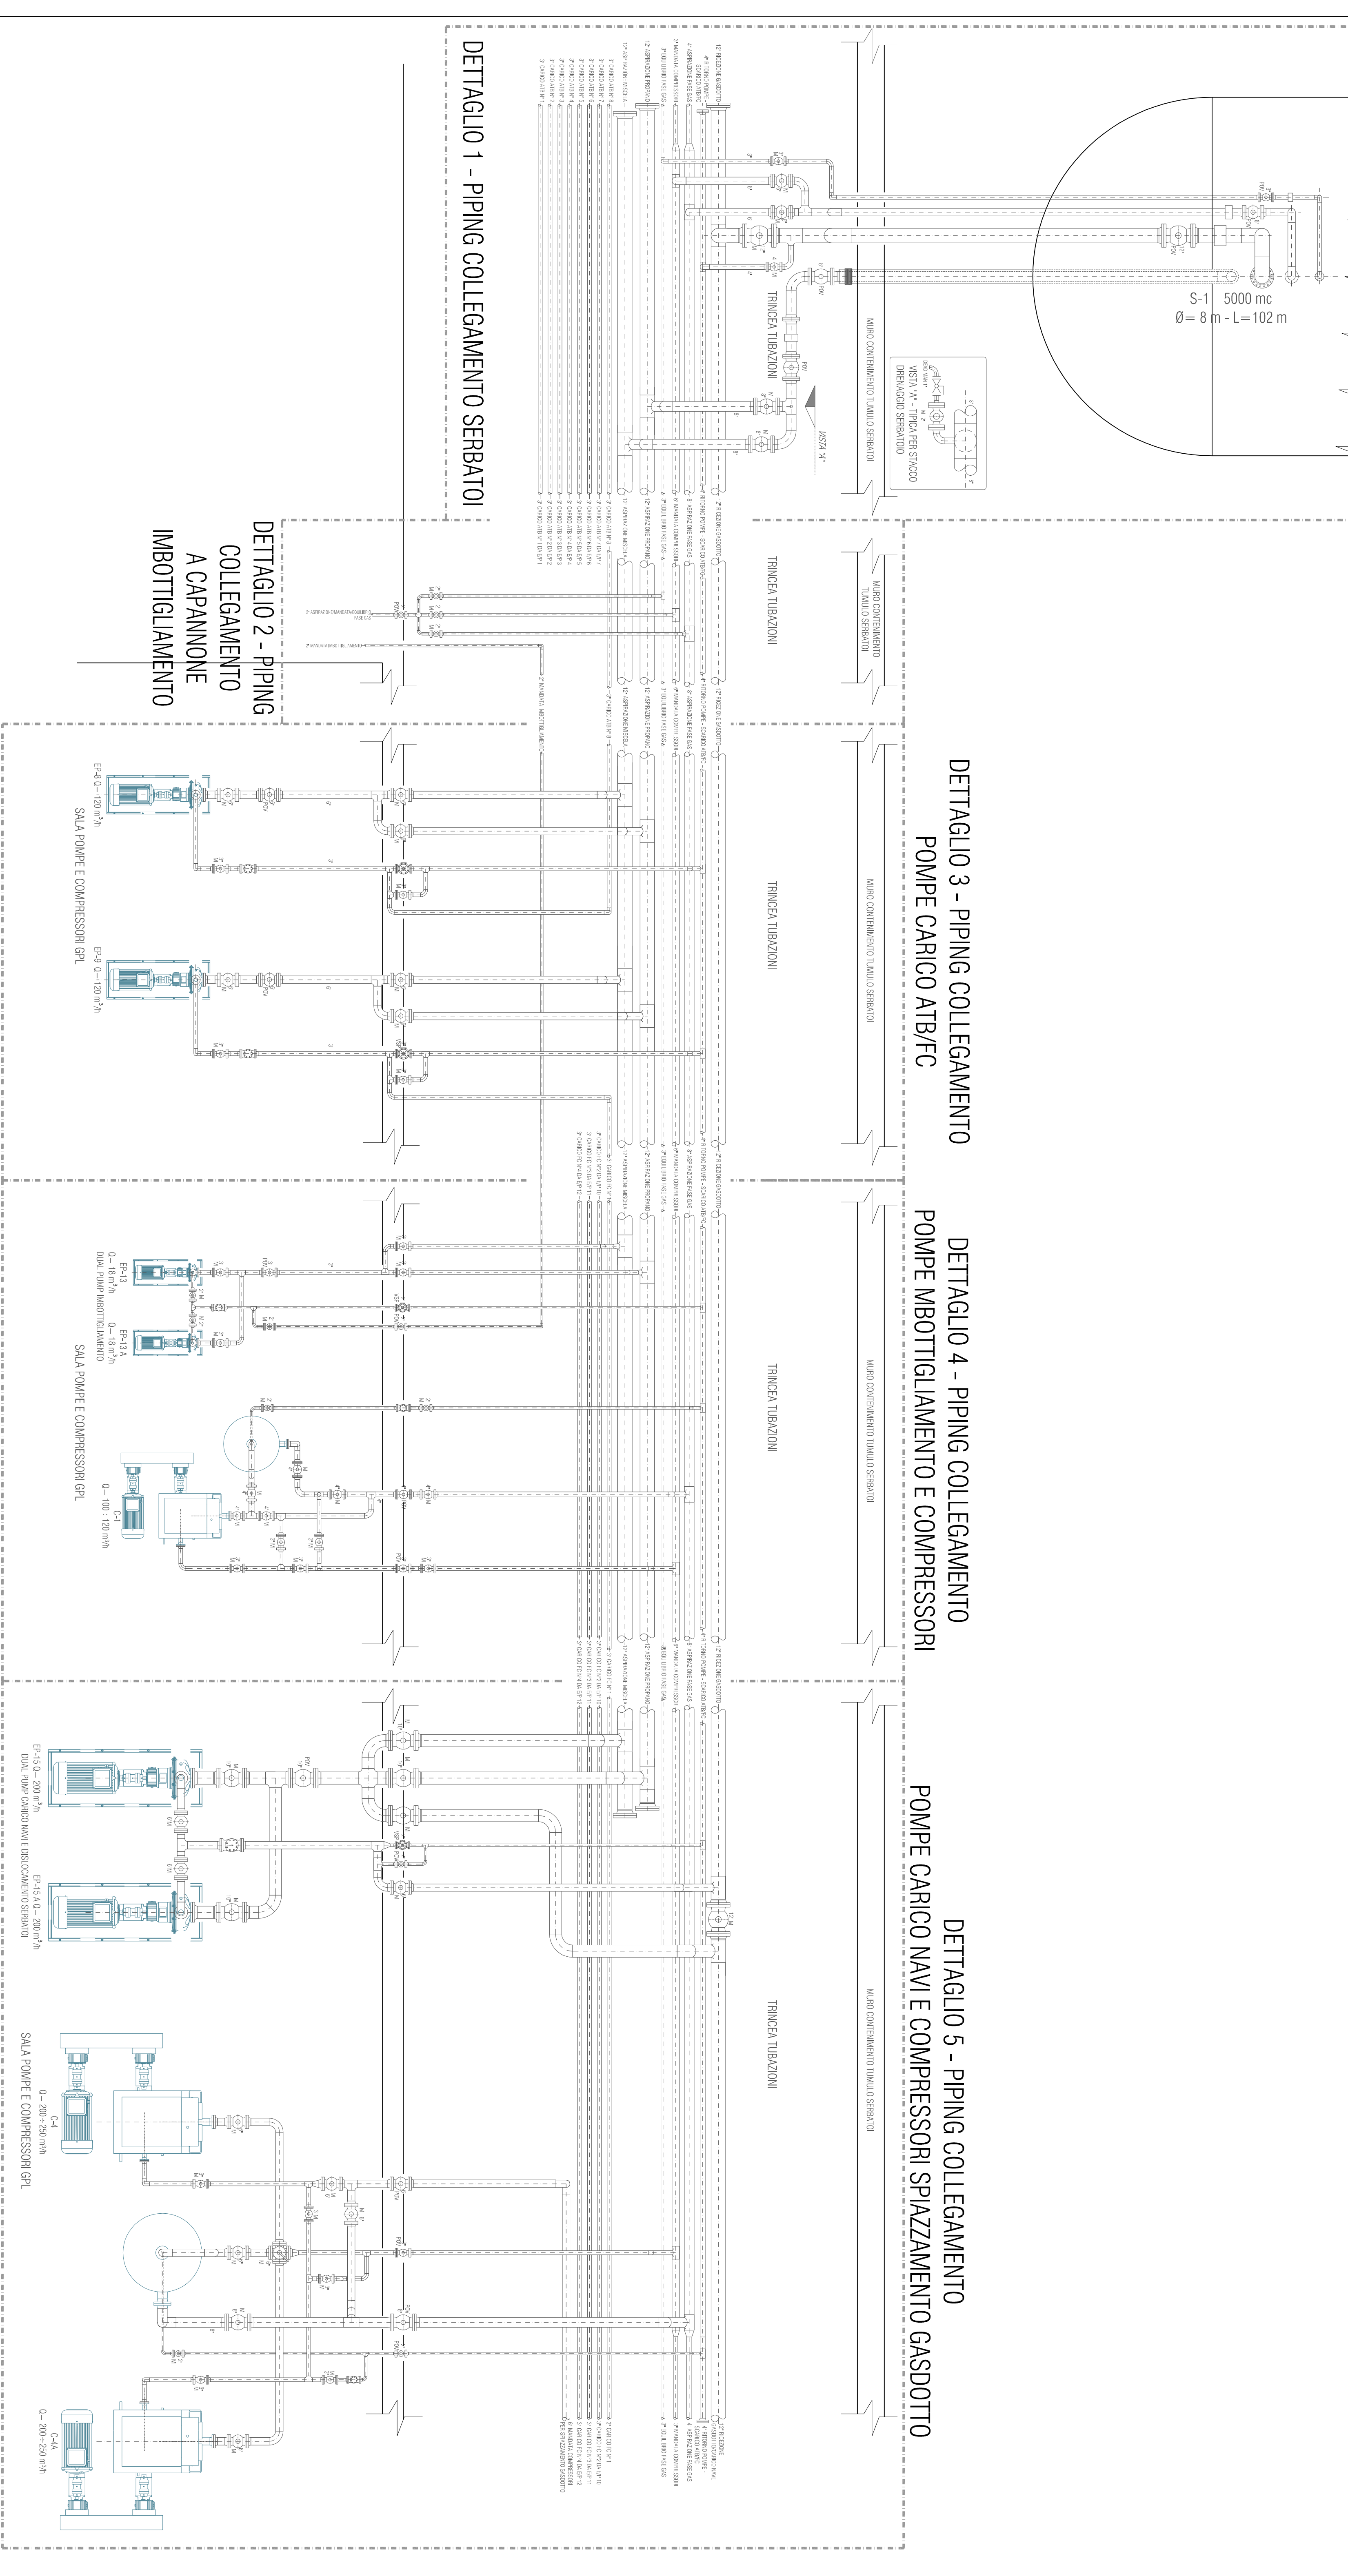


PARTICOLARE 2: SEZIONE A-A (TIPICA PER CUNICOLO C-1) - SCALA 1:20

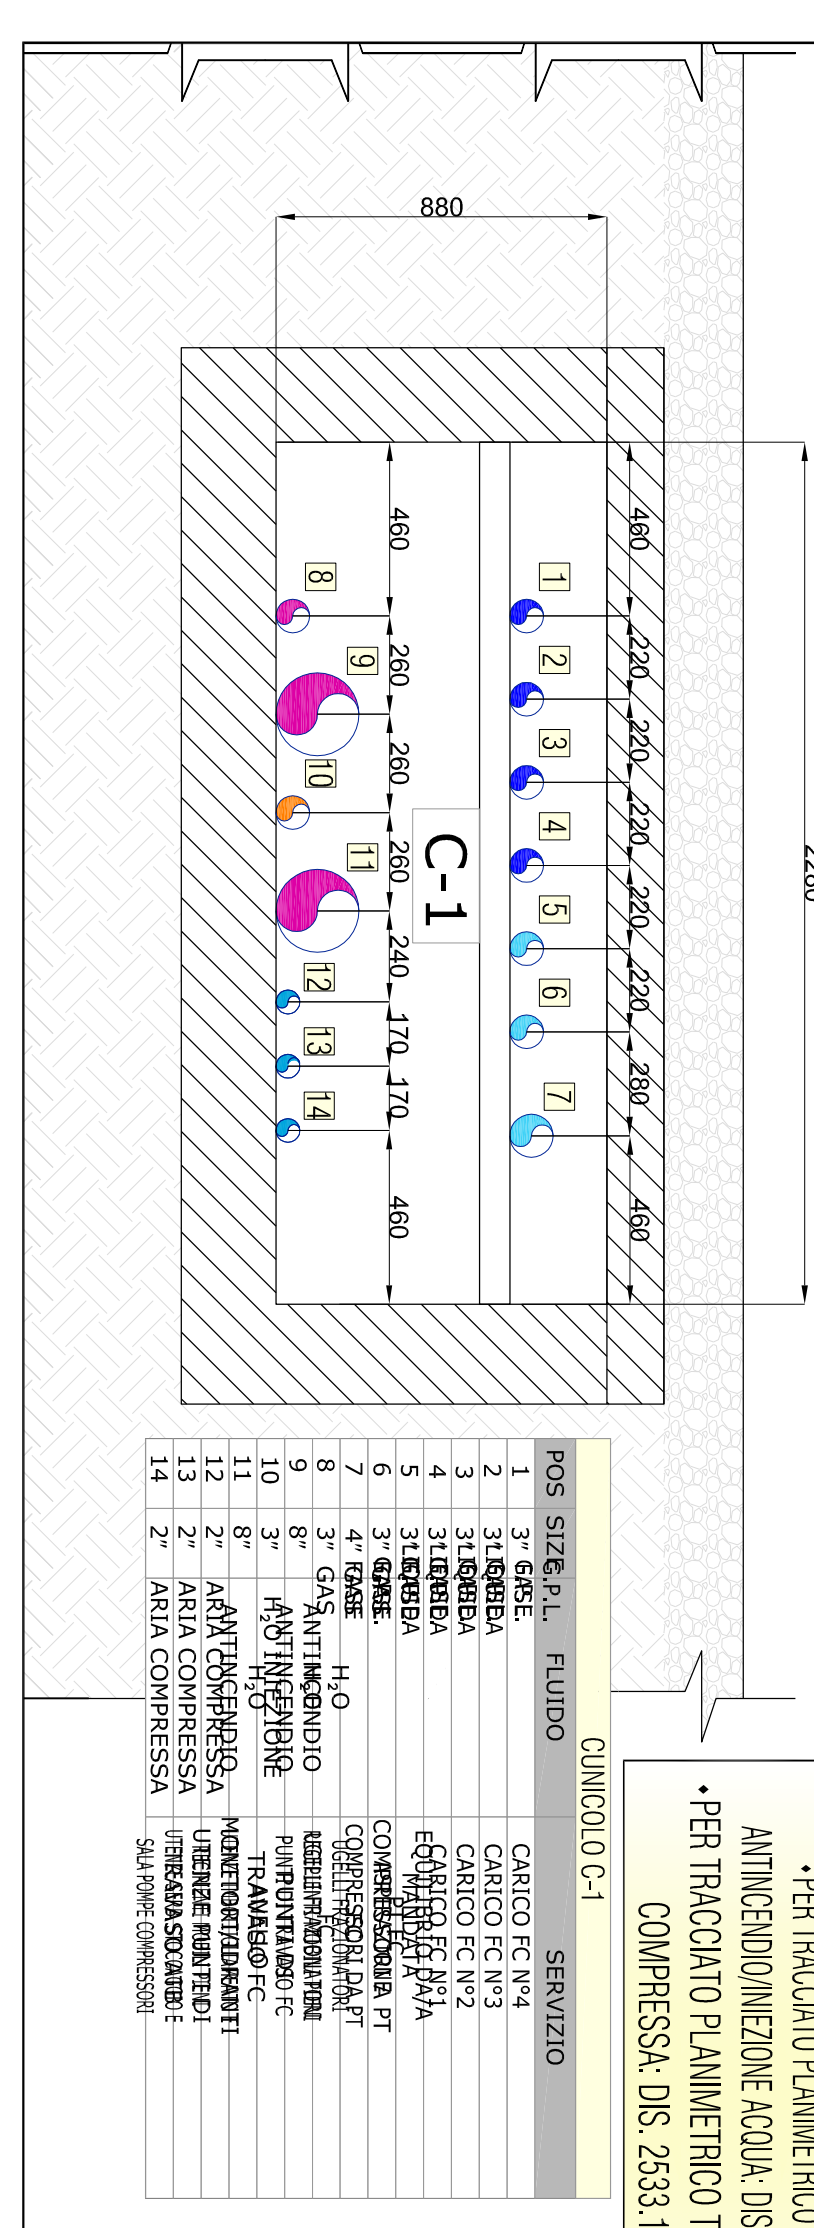


PARTICOLARE 3: SEZIONE B-B (TIPICA PER CUNICOLO C-2) - SCALA 1:20

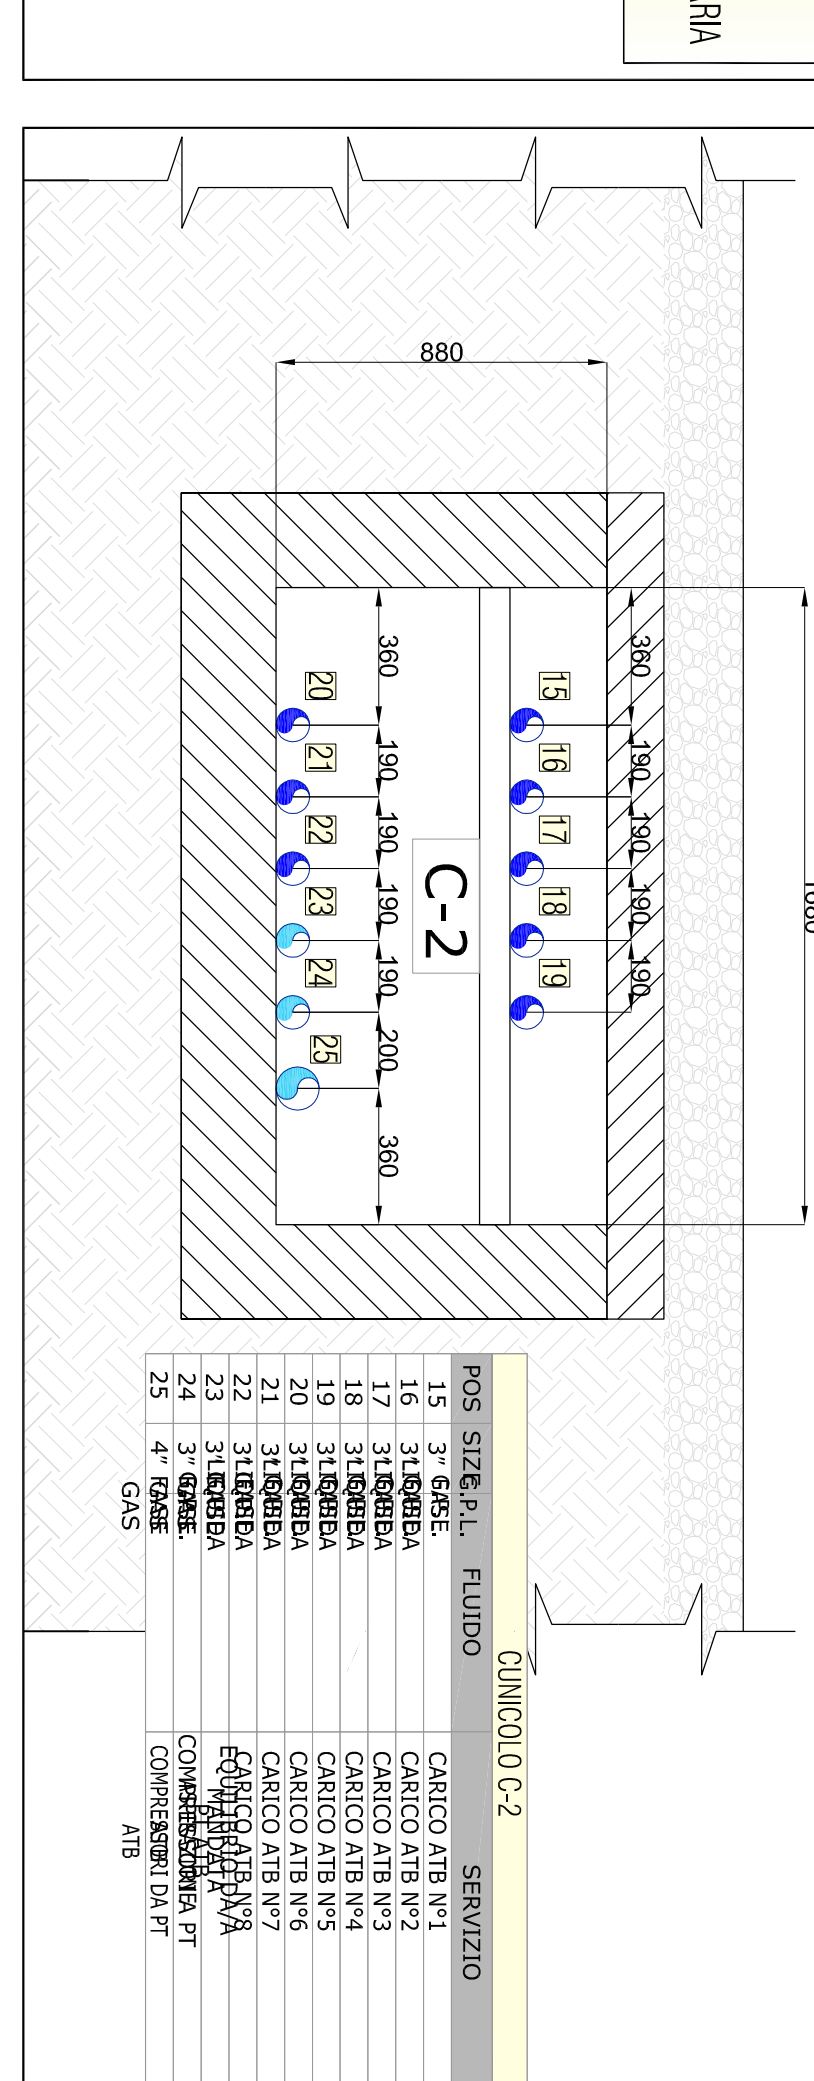



PARTICOLARE 4: SEZIONE C-C (TIPICA PER CUNICOLO C-3) - SCALA 1:20

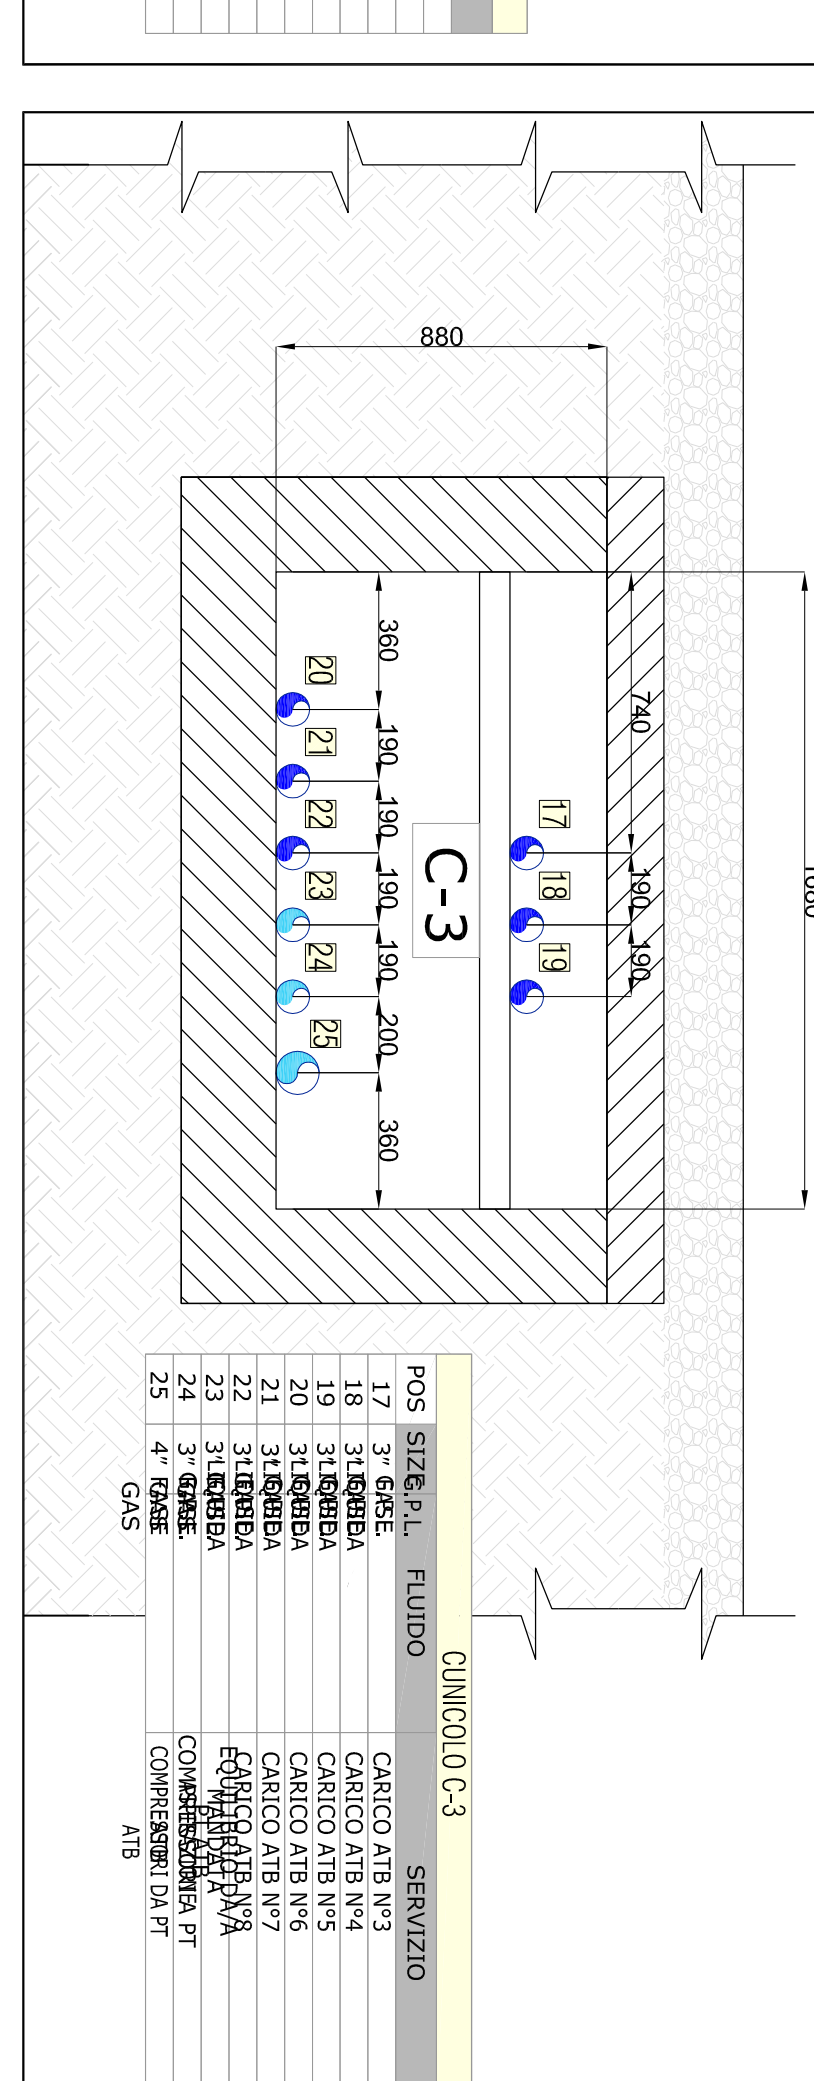

PARTICOLARE 5: SEZIONE D-D (TIPICA PER CUNICOLO C-4) - SCALA 1:20

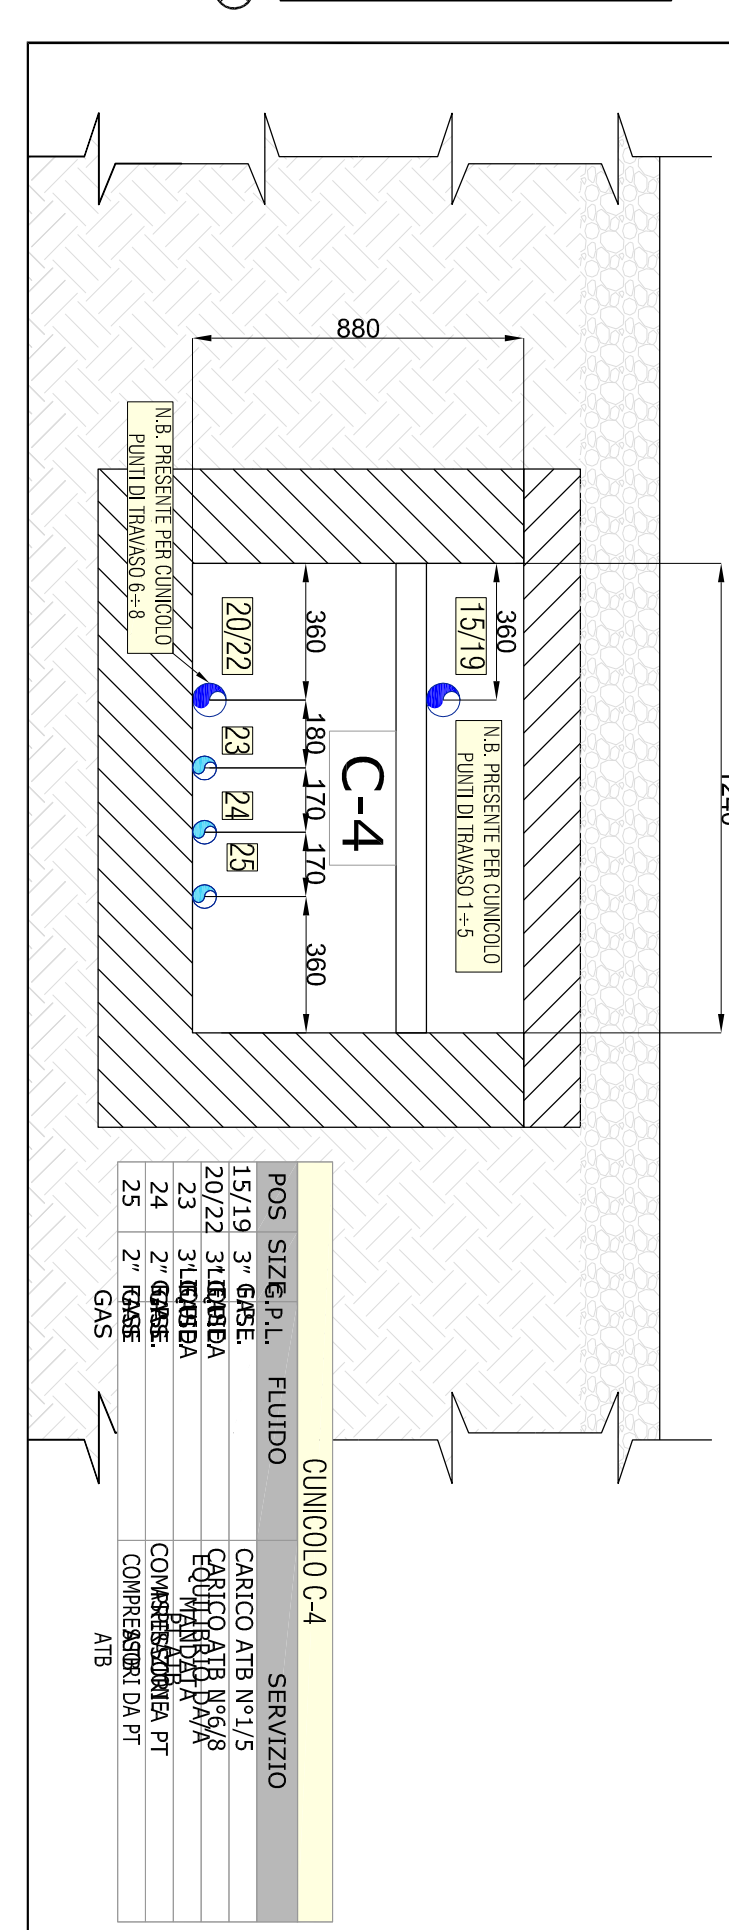

PARTICOLARE 6: SEZIONE E-E (TIPICA PER CUNICOLO C-5) - SCALA 1:20

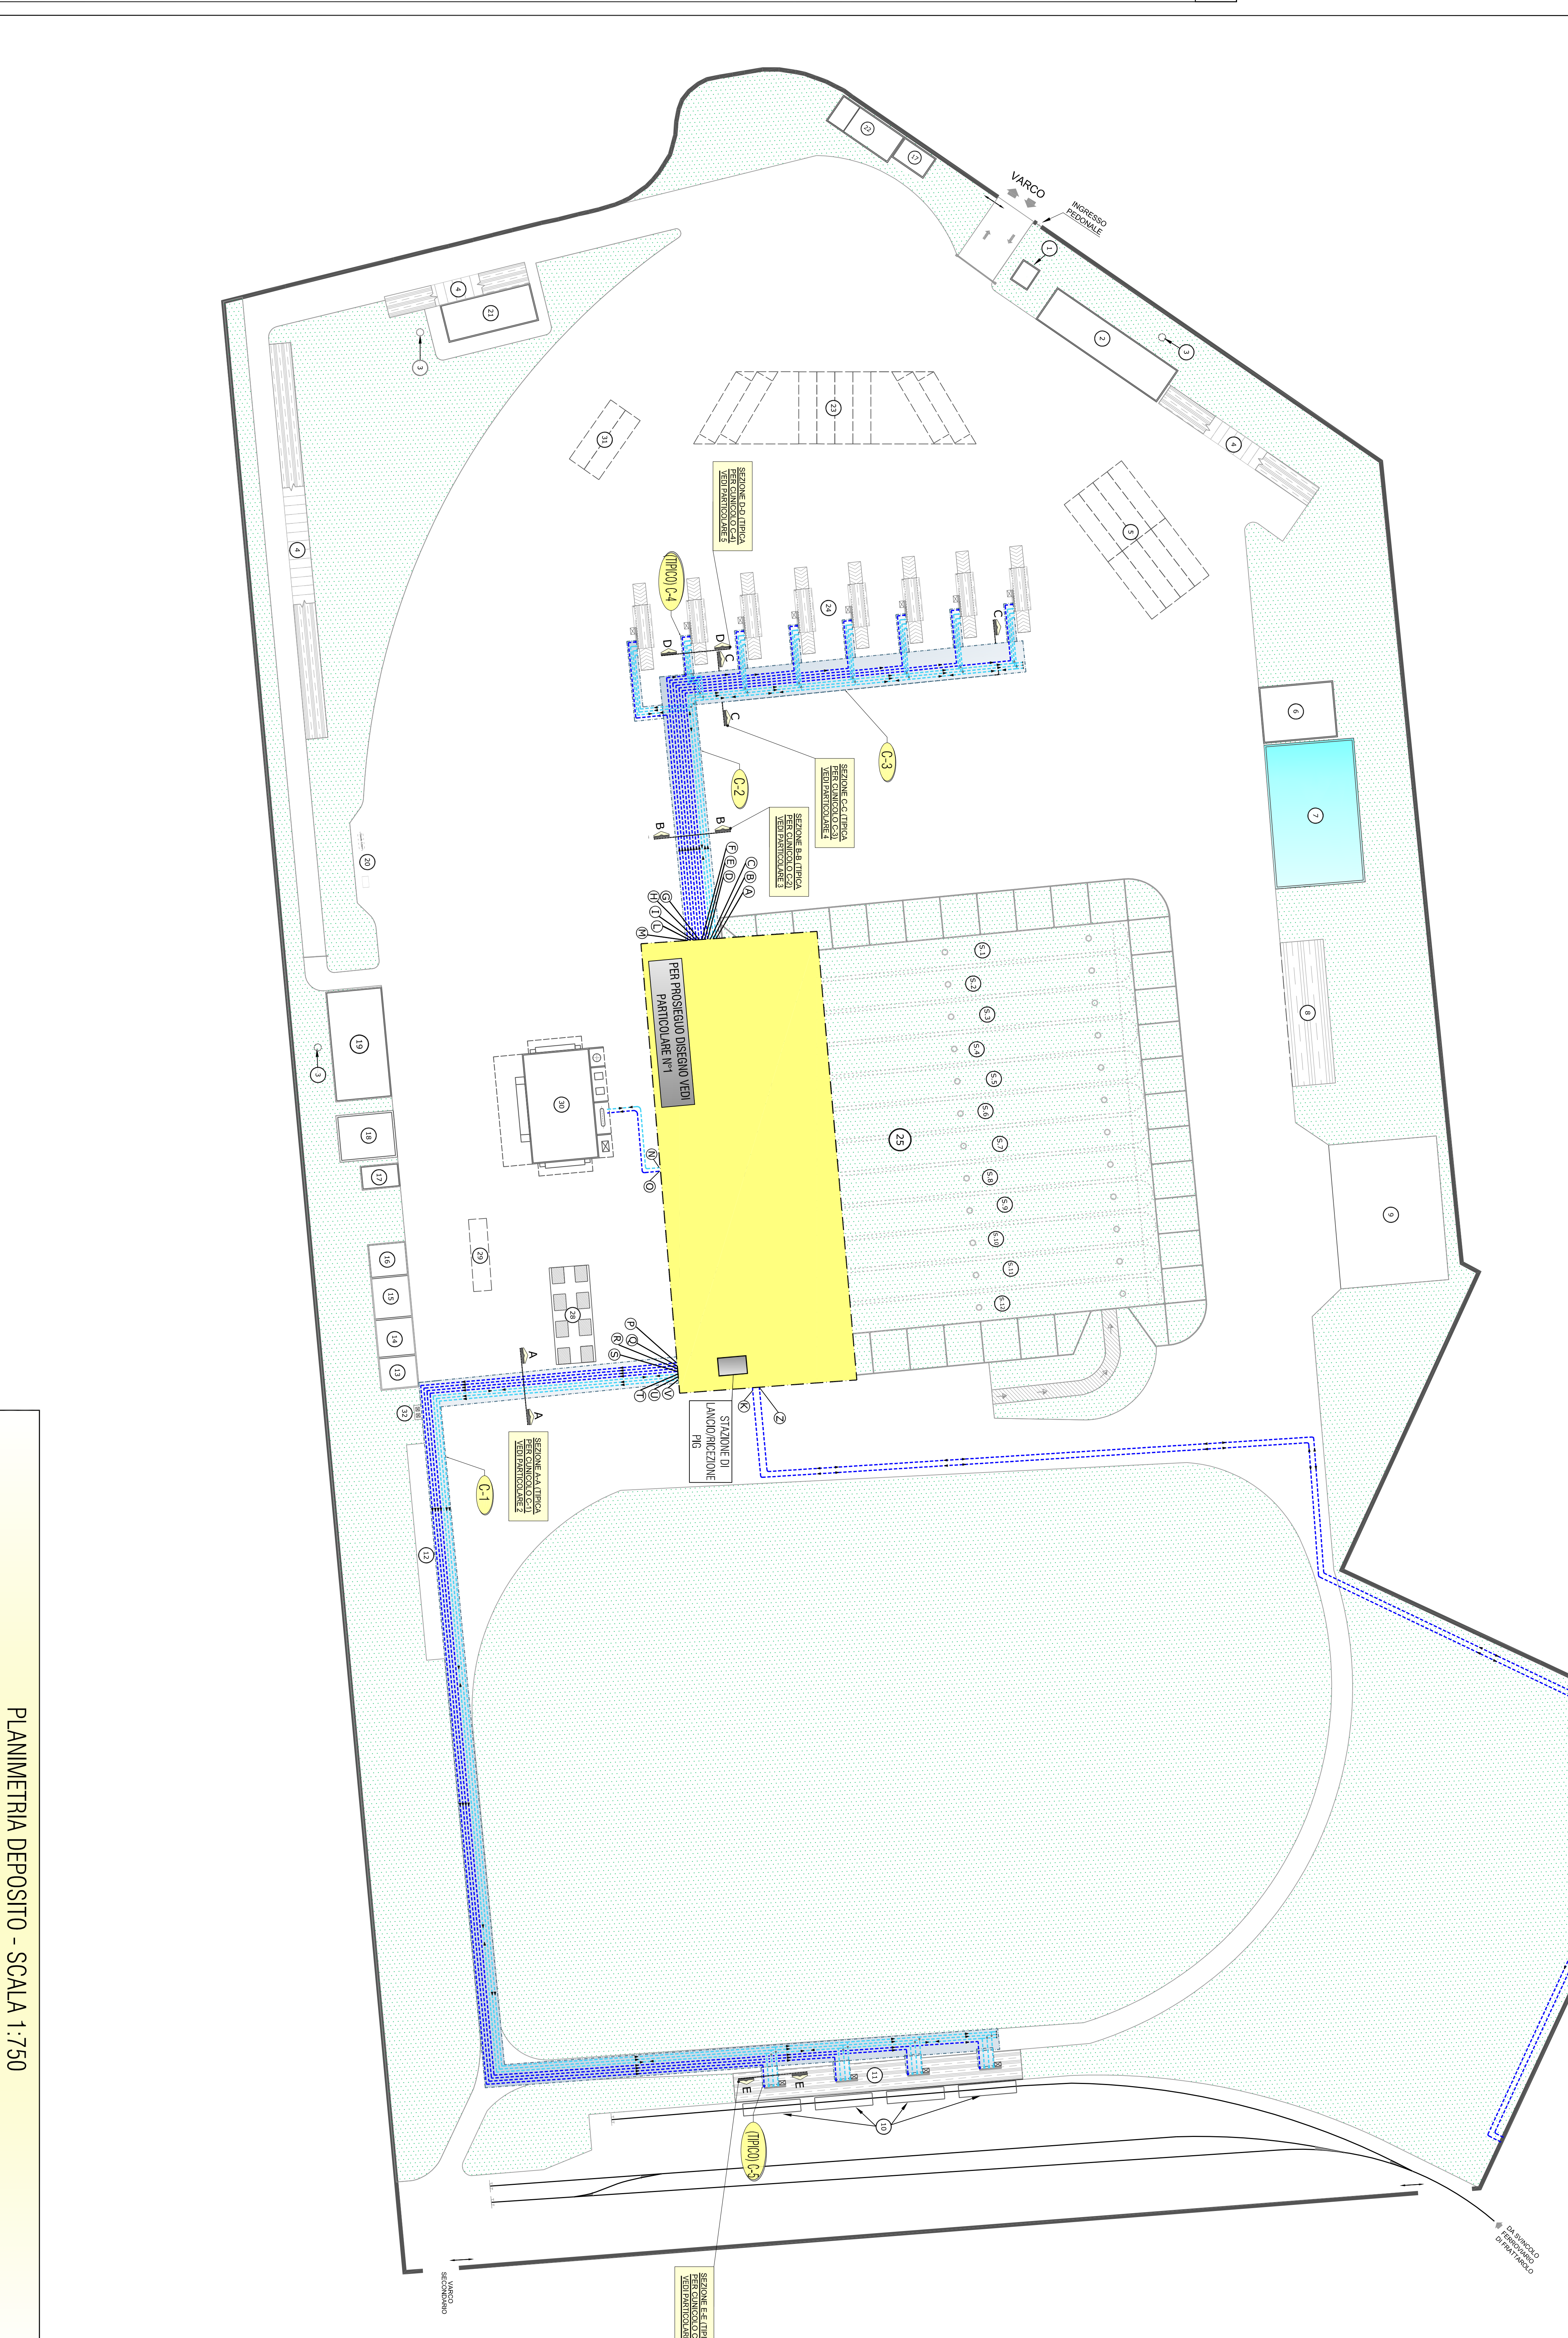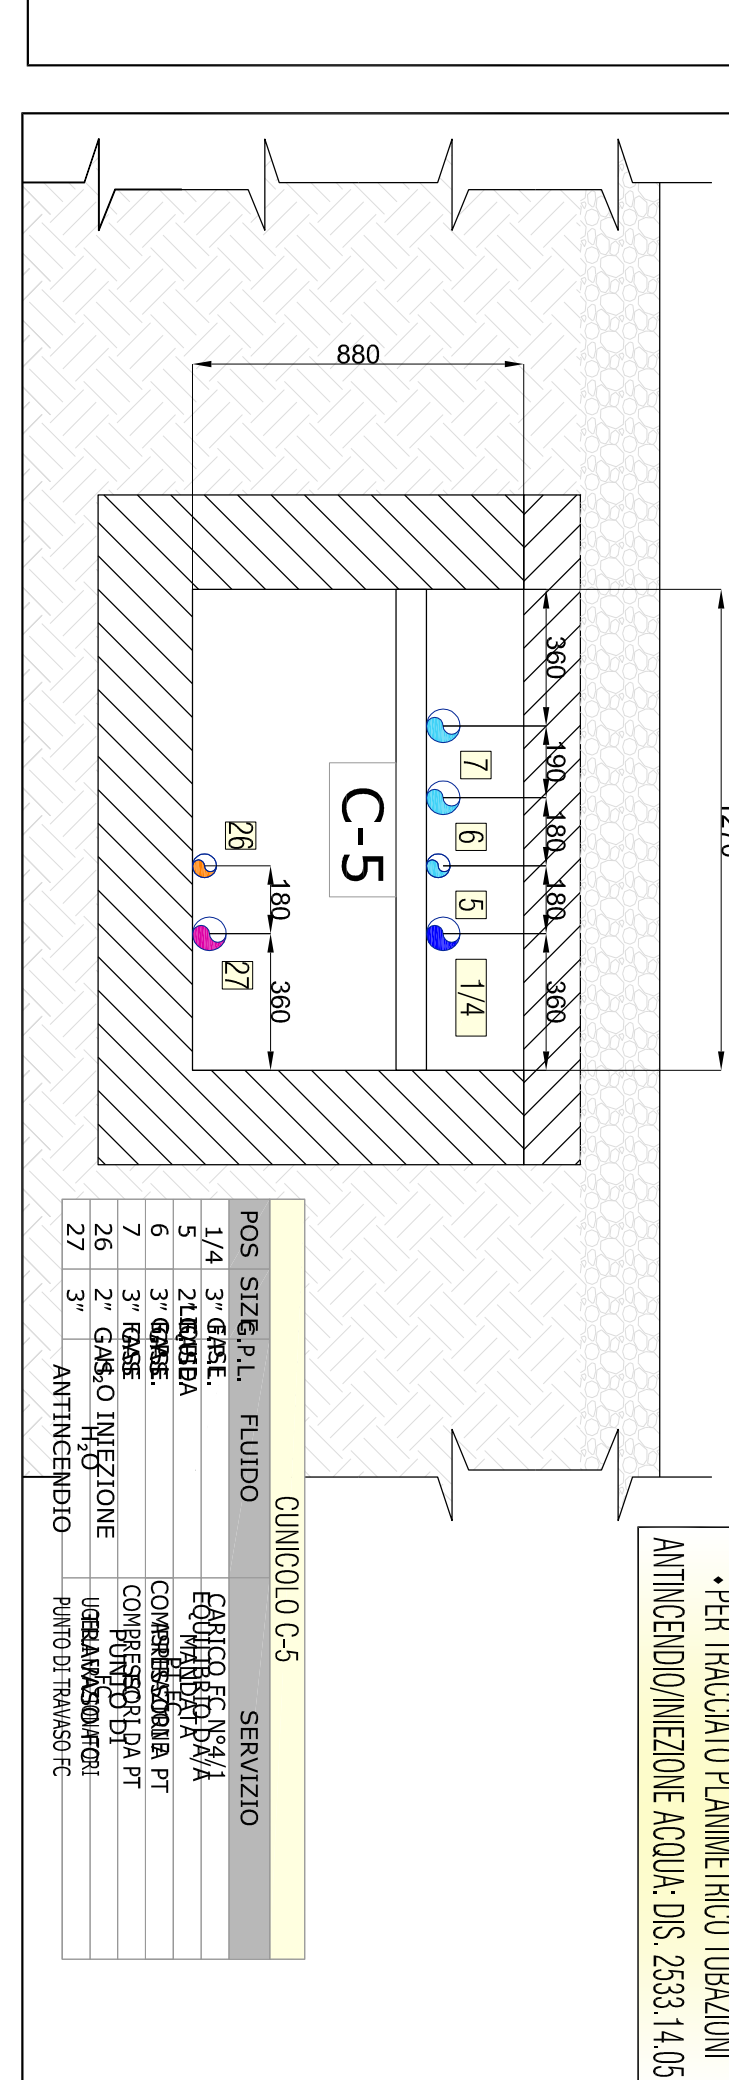

PLANIMETRIA DEPOSITO - SCALA 1:750

LEGENDA

- 1. PORTINERIA (S= 30 m² - h= 4 m)
- 2. PALAZZINI UFFICI ABBITAZIONE CUSTODE (S= 400 m² - h= 4.5 m)
- 3. SERBATOIO UFFICI DA 1MG PER IMPIANTO
- 4. PARCHEGGIO AUTOVEICOLI DIPENDENTI E VISITATORI
- 5. AREA DI SOSTA AIB E AIB IN ATTESA DI CARICO
- 6. SALA POMPE ANTINCENDIO (S= 300 m² - h= 4.5 m)
- 7. VASCA DI RISERVA IDRICA - 3000 m³
- 8. AREA DI SOSTA AUTOMEZZI DI SERVIZIO (S= 480 m² - h= 4.5 m)
- 9. AREA DEPOSITO PICCOLI SERBATOI
- 10. PESA A FONTE PER FC
- 11. PUNTO DI CARICO FC (S= 640 m² - h= 5 m)
- 12. DEPOSITO BOMBOLE VUOTE
- 13. SALA COMPRESSORI ARIA
- 14. MAGAZZINO
- 15. OFFICINA
- 16. IMBOTTIGLIAMENTO BOMBOLE
- 17. LOCALE GRUPPO ELETTROGENO (S= 60 m² - h= 4 m)
- 18. CABINA DI TRASFORMAZIONE MT/BT (S= 180 m² - h= 4 m)
- 19. CANTIERO SERVIZI PER PERSONALE (S= 400 m² - h= 4 m)
- 20. UFFICIO DIREZIONE (S= 250 m² - h= 4 m)
- 21. CUBICOLA CONSERVA SUE TRASPORTAZIONE URTI (S= 180 m² - h= 4 m)
- 22. AREA DI SOSTA AIB IN ATTESA DI SINICOLO
- 23. PUNTO DI CARICO AIB CON PESA ELETTRONICA (S= 60 m² - h= 5 m)
- 24. PARCO SERBATOI DI STOCCAGGIO GPL
- 25. DA 5000 MCCAO (TUMULO)
- 26. TRINCEA TUBAZIONI
- 27. SALA POMPE E COMPRESSORI GPL (S= 500 m² - h= 4.5 m)
- 28. AREA STOCCAGGIO RECIPIENTI MOBILI PIENI IN PALLETTS
- 29. AREA DI SOSTA AIB AL CARICO
- 30. CAPANNONE IMBOTTIGLIAMENTO (S= 540 m² - h= 6.5 m)
- 31. AREA DI SOSTA AIB IN ATTESA DI SINICOLO
- 32. AREA STOCCAGGIO BULK DENATURANTE
- INDICA LINEA A VERDE
- INDICA LINEA GFL FASE LIQUIDA A VISTA
- INDICA LINEA GFL FASE GAS A VISTA
- INDICA LINEA GFL FASE GAS IN CUNICOLO
- INDICA TETTOIA DI COPERTURA
- SKID DI DENATURAZIONE
- CUNICOLO TUBAZIONI
- NUMERAZIONE CUNICOLI TUBAZIONI

REFERIMENTO DISEGNI
• PER SCHEMA DI FLUSSO GPL- DS. 2533 14.03
• PER LAYOUT TUBAZIONI ANTINCENDIO/INIEZIONE ACQUA- DS. 2533 14.05
• PER LAYOUT DISTRIBUZIONE ARIA COMPRESSA DS. 2533 14.07

ITEM	DESCRIZIONE SERVIZIO	SIZE
A	ASPIRAZIONE FASE GAS DA PT AIB	3"
B	MANDATA FASE GAS DA PT AIB	3"
C	EQUILIBRIO FASE GAS PT AIB	3"
D	CARICO AIB N°1	3"
E	CARICO AIB N°2	3"
F	CARICO AIB N°3	3"
G	CARICO AIB N°4	3"
H	CARICO AIB N°5	3"
I	CARICO AIB N°6	3"
L	CARICO AIB N°7	3"
M	CARICO AIB N°8	3"
N	CARICO AIB N°9	2"
O	MANDATA IMBOTTIGLIAMENTO	2"
P	CARICO FC N°1	3"
R	CARICO FC N°2	3"
S	EQUILIBRIO FASE GAS A PT FC	3"
T	MANDATA COMPRESSORI A PT FC	3"
U	ASPIRAZIONE FASE GAS DA PT FC	4"
V	DISCARICA CARICO NAVE	12"
Z	DISCARICA CARICO NAVE	12"

PROGETTO
2533.14.04
2533.14.05
2533.14.06
2533.14.07

COMUNE DI MANERDONA (GR) LOCALITA' SANTO SPIRITICCHIO
PROGETTO DI UN DEPOSITO COSTITITO DI GPL

PLANIMETRIA TUBAZIONI GPL

ALLEGATO "15"

CONTRATTO
2533.14.04
2533.14.05
2533.14.06
2533.14.07

CONTRATTO
2533.14.04
2533.14.05
2533.14.06
2533.14.07

CONTRATTO
2533.14.04
2533.14.05
2533.14.06
2533.14.07

CONTRATTO
2533.14.04
2533.14.05
2533.14.06
2533.14.07

CONTRATTO
2533.14.04
2533.14.05
2533.14.06
2533.14.07

CONTRATTO
2533.14.04
2533.14.05
2533.14.06
2533.14.07